


**Proibido Fumar (2X)**



### Saída de Emergência (2X)



**Extintor de Incêndio (1X)**

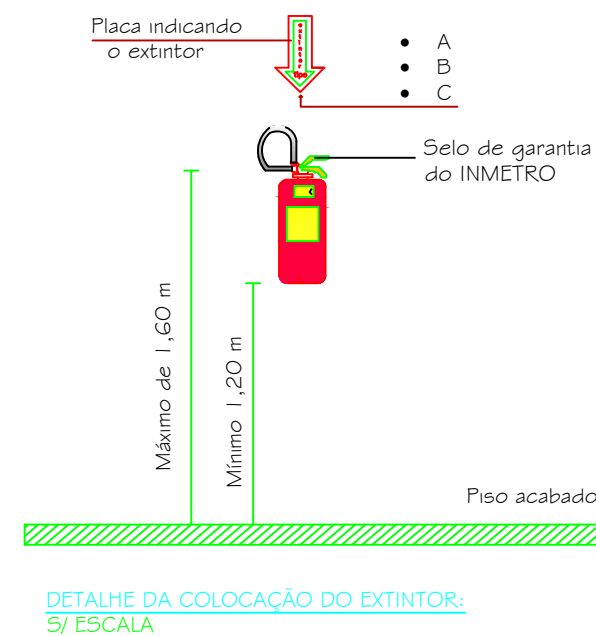

## NÃO FUME

—FIXADA A UMA ALTURA DE 1.80 m DO PISO, AO LADO DAS PORTAS, ACIMA DOS INTERRUPTORES. EM TODOS OS AMBIENTES.

### INDICAÇÃO DE SAÍDA

—FIXADAS 10 cm ACIMA DAS PORTAS CONFORME DESENHO.

### INDICAÇÃO DE EXTINTORES (A,B,C)

—FIXADAS ACIMA DOS EXTINTORES.

### PLACAS E PINTURAS:

- PLACAS EM PLÁSTICO DE ALTA PERFORMANCE (HPP) COM PINTURA DE FUNDO FOSFORECENTE.
- PINTURA DE INDICAÇÕES COM TINTA FOSFORECENTE.



**INSTITUTO FEDERAL**  
Sul-rio-grandense

RESPONSÁVEL TÉCNICO

DANIEL WOLTER MARTELL  
CREA/RS 176.257



**DPO- DIRETORIA DE PROJETOS E OBRAS**  
Rua Gonçalves Chaves, 3218 - CEP 96015-560 - PELOTAS/RS  
Fones: (53) 3026.6208 / 3026.6209 / 3026.6210  
dpo@ifsul.edu.br / dpo\_cprou@ifsul.edu.br / dpo\_cfisc@ifsul.edu.br

RESPONSÁVEL TÉCNICO

RESPONSÁVEL TÉCNICO

**PROPRIETÁRIO**

**BLOCO 20 - SALAS DE AULA - CÂMPUS CHARQUEADAS**  
RUA GENERAL BALBÃO, 81 - CHARQUEADAS/RS

## PROJETO PREVENÇÃO CONTRA INCÊNDIO

ÁREA DA OBRA —  
179,40 m<sup>2</sup>

VISTO \_\_\_\_\_

PPCI  
PLANTA BAIXA

OBRA \_\_\_\_\_  
CCH 003/2020

DESENHO DANIEL

DATA \_\_\_\_\_  
SETEMBRO/2020

ESCALA 1/50

PRANCHA \_\_\_\_\_  
PPI 01/01